


PIANTA PIANO TERRA

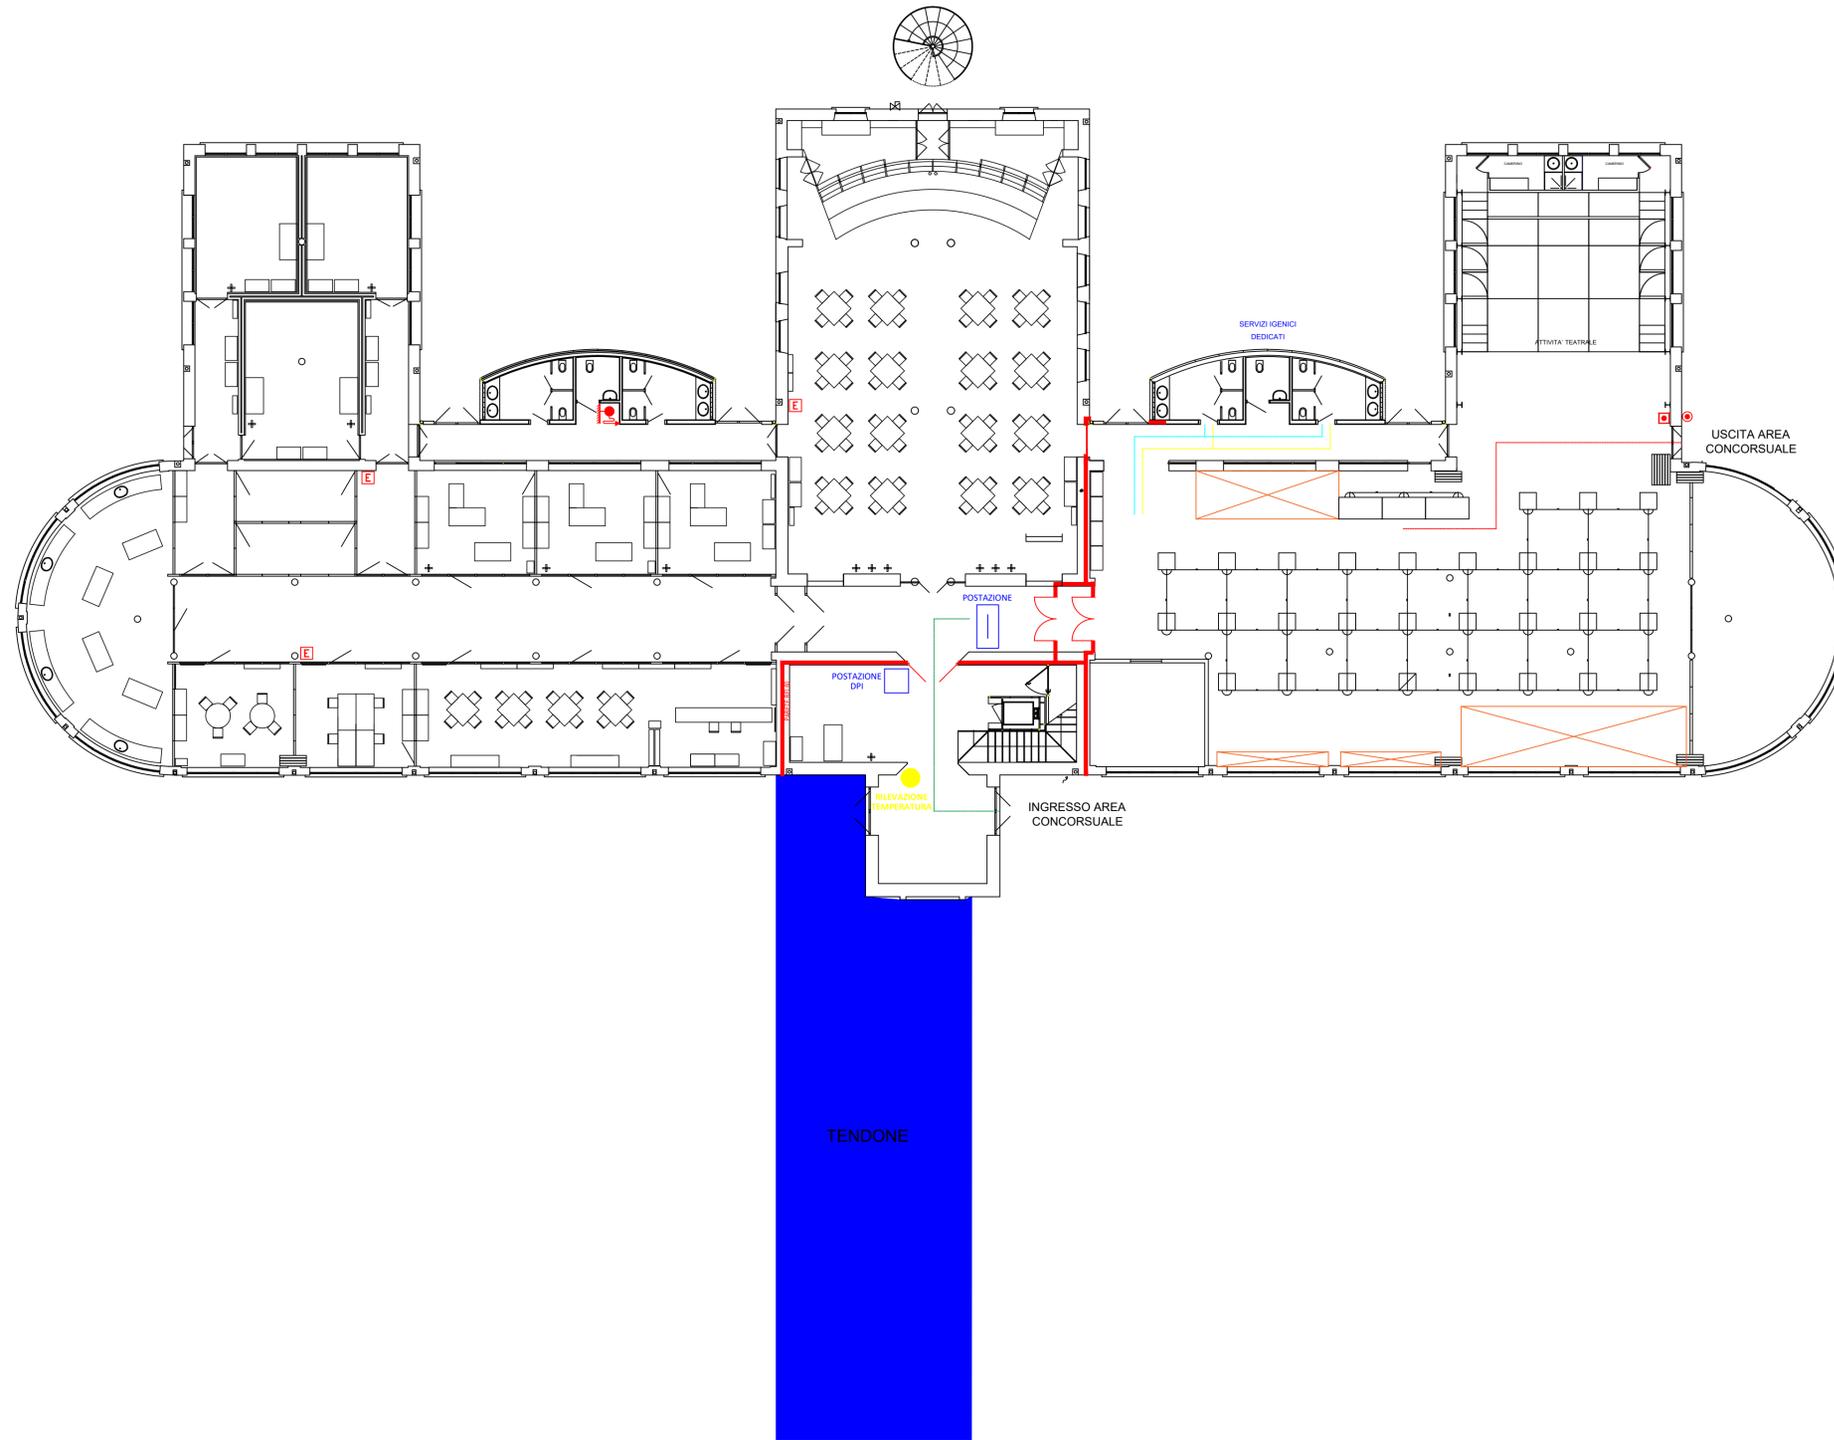


PR 1

LEGENDA

	GRUPPO ATTACCO MOTOPOMPA V.V.F. DN 100
	COMPLESSO ORANTE ANTINCENDIO UNI 45 CONFORME A NORMA UNI EN 6712 COMPOSTA DA: CASSETTA, RUBINETTO ORANTE UNI 45, ROTOLO TUBAZIONE UNI 9487, LANCIA FRAZIONATRICE, LASTRA SAFE CRASH
	ESTINTORE PORTATILE A POLVERE OMOLOGATO - KG 6,CAPACITA' ESTINGUENTE 34A-1448C
	Percorso di entrata sede consorsuale
	Percorso di uscita sede consorsuale
	Percorso di entrata bagni dedicati
	Percorso di uscita bagni dedicati
	PORTA RESISTENTE AL FUOCO
	STRUTTURA DI SEPARAZIONE RESISTENTE AL FUOCO
	PULSANTE DI SGANCIO ENERGIA ELETTRICA
	PULSANTE ATTIVAZIONE ALLARME ACUSTICO - SEGNALE INCENDIO (D.M. 19 08 1996 Titolo XIV)
	VALVOLA DI INTERCETTAZIONE A SFERA
	TUBAZIONE GAS METANO IN VISTA : IN ACCIAIO ZINCATO INTERRATA : IN PE HD 8.5
	COLONNA MONTANTE GAS METANO IN ACCIAIO ZINCATO
	PUNTO DI RACCOLTA
	INGOMBRI

- NOTE:**
- L'IMPIANTO ELETTRICO E' ESEGUITO IN CONFORMITA' ALLA LEGGE 186/68 ALLA NORMA CEI 64-8
 - L'IMPIANTO ELETTRICO DI SICUREZZA E' DEL TIPO CON APPARECCHI DOTATI DI BATTERIE AUTONOME (AUTONOMIA 1 ORA) TALE DA REALIZZARE UNA ILLUMINAZIONE MINIMA DI 5 LUX IN PROSSIMITA' DELLE USCITE DI SICUREZZA E LUNGO I PERCORSI DI FUGA
 - L'EDIFICIO E' DOTATO DI UN IMPIANTO DI ALLARME ANTINCENDIO DIFFUSIONE SONORA E PULSANTI SEGNALE ALLARME OTTICO ACUSTICO
 - LE USCITE DI SICUREZZA E I PERCORSI DI FUGA SONO EVIDENZIATE DA OPPORTUNA CARTELLONISTICA
 - LE USCITE DI SICUREZZA E I PERCORSI DI FUGA SARANNO MANTENUTE SGOMBRATE DA MATERIALI CHE POSSANO COSTITUIRE IMPEDIMENTO AL REGOLARE DEFLUSSO DELLE PERSONE

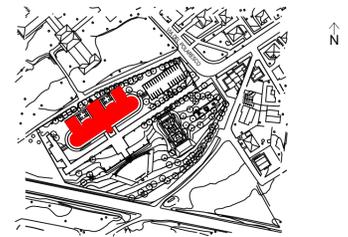


COMUNE DI BERGAMO DIREZIONE SICUREZZA, AMBIENTE E MOBILITA'
 PROVINCIA DI BERGAMO SETTORE SERVIZI GENERALI E RISORSE UMANE
 Servizio Associato Salute e Sicurezza nei luoghi di lavoro

NUMERO UNICO DI EMERGENZA - NUE 112

SPAZIO POLARESCO - VIA DEL POLARESCO, 15

**PLANIMETRIA PROTOCOLLO CONCORSI PUBBLICI
 PIANO TERRA**

scala 1:100

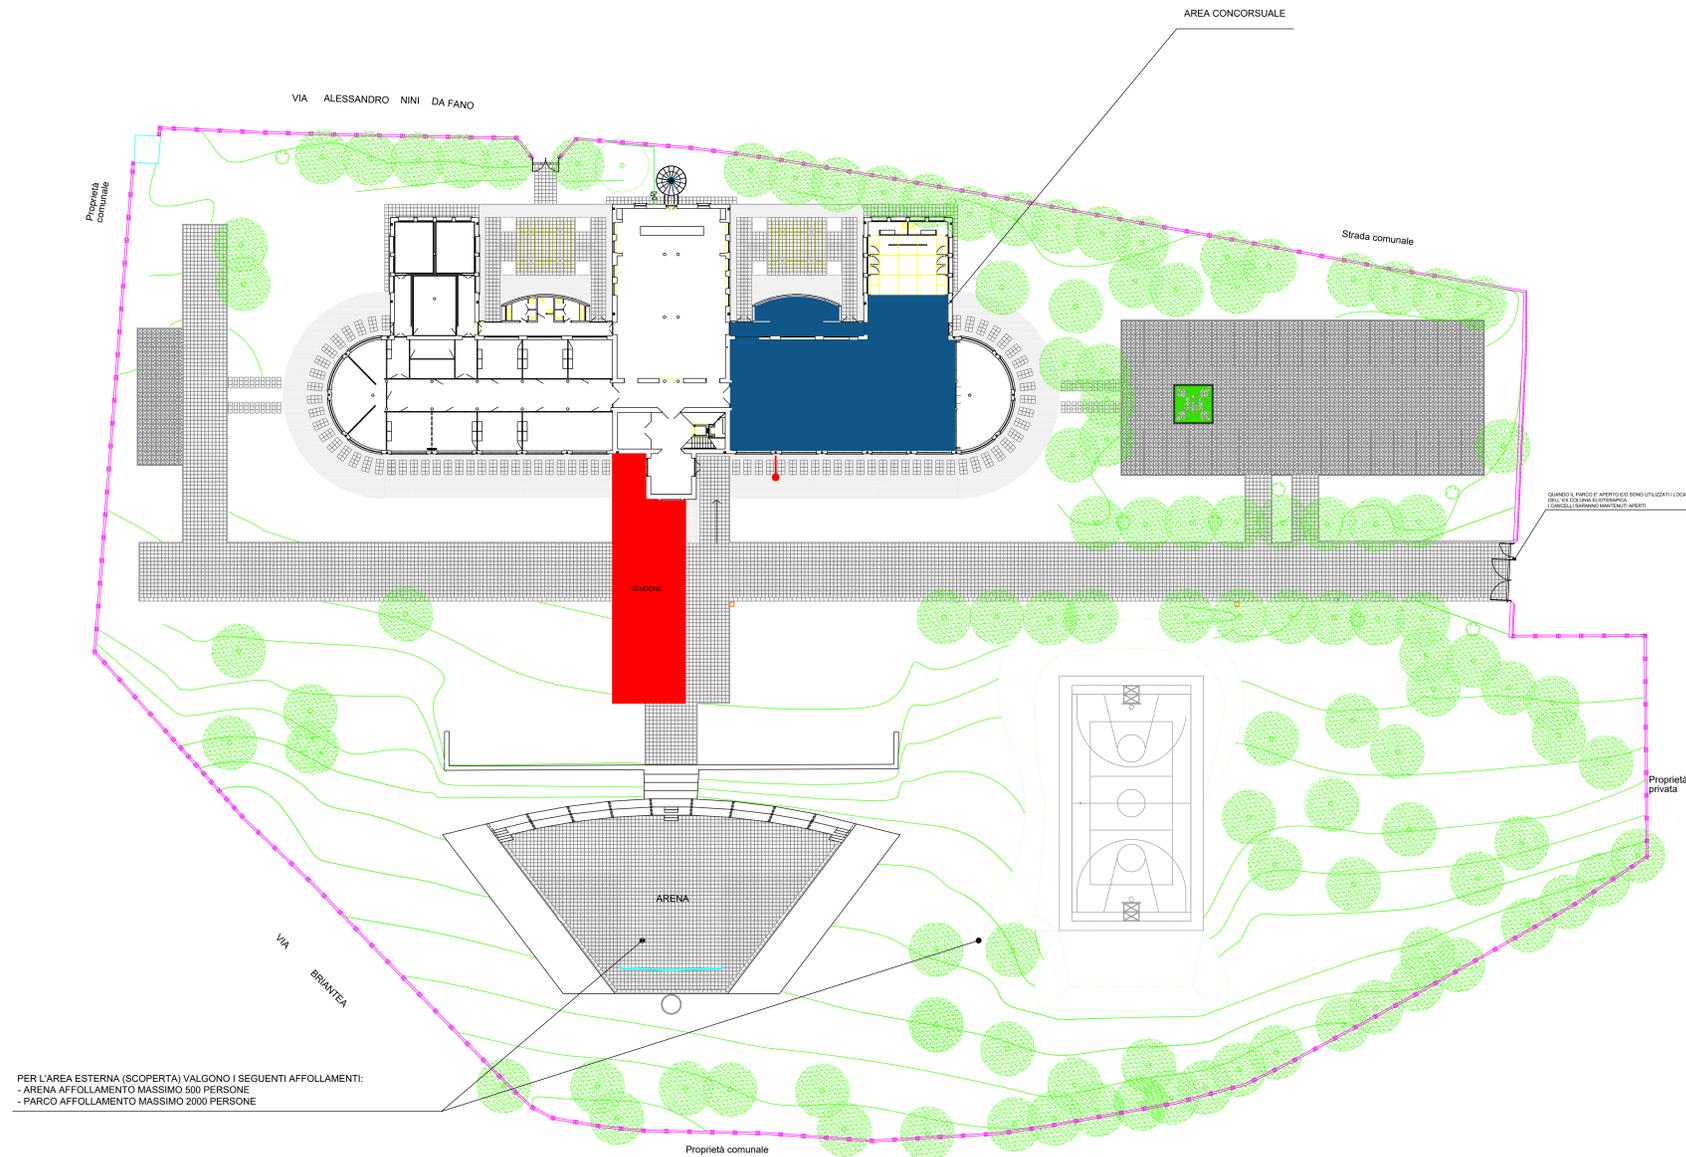

PER L'AREA ESTERNA (SCOPERTA) VALGONO I SEGUENTI AFFOLLAMENTI:
 - ARENA AFFOLLAMENTO MASSIMO 500 PERSONE
 - PARCO AFFOLLAMENTO MASSIMO 2000 PERSONE


LEGENDA

	GRUPPO ATTACCO MOTOPOMPA VV.F. DN 100
	COMPLESSO IDRANTE ANTINCENDIO UNI 45 CONFORME A NORMA UNI EN 671/2 COMPOSTA DA: CASSETTA, RUBINETTO IDRANTE UNI 45, ROTOLO TUBAZIONE UNI 9487, LANCIA FRAZIONATRICE, LASTRA SAFE CRASH
	ESTINTORE PORTATILE A POLVERE OMOLOGATO - KG.6,CAPACITA' ESTINGUENTE 34A-144BC
	PORTA RESISTENTE AL FUOCO
	STRUTTURA DI SEPARAZIONE RESISTENTE AL FUOCO
	PULSANTE DI SGANCIO ENERGIA ELETTRICA
	PULSANTE ATTIVAZIONE ALLARME ACUSTICO - SEGNALAZIONE INCENDIO (D.M. 19 08 1996 Titolo XIV)
	VALVOLA DI intercettazione A SFERA
	TUBAZIONE GAS METANO IN VISTA : IN ACCIAIO ZINCATO INTERRATA : IN PE HD S.5
	COLONNA MONTANTE GAS METANO IN ACCIAIO ZINCATO

	PAVIMENTAZIONE IN ERBACEMENTO
	PAVIMENTAZIONE IN PIASTRE DI CLS TIPO LISCIO
	PAVIMENTAZIONE IN PIASTRE DI CLS TIPO ZIGRINATO
	PAVIMENTAZIONE IN ACCIOTTOLATO

NOTE:

- L'IMPIANTO ELETTRICO E' ESEGUITO IN CONFORMITA' ALLA LEGGE 186/68 ALLA NORMA CEI 64-8
- L'IMPIANTO ELETTRICO DI SICUREZZA E' DEL TIPO CON APPARECCHI DOTATI DI BATTERIE AUTONOME (AUTONOMIA 1 ORA) TALE DA REALIZZARE UNA ILLUMINAZIONE MINIMA DI 5 LUX IN PROSSIMITA' DELLE USCITE DI SICUREZZA E LUNGO I PERCORSI DI FUGA
- L'EDIFICIO E' DOTATO DI UN IMPIANTO DI ALLARME ANTINCENDIO DIFFUSIONE SONORA E PULSANTI SEGNALAZIONE ALLARME OTTICO ACUSTICO
- LE USCITE DI SICUREZZA E I PERCORSI DI FUGA SONO EVIDENZIATE DA OPPORTUNA CARTELLONISTICA
- LE USCITE DI SICUREZZA E I PERCORSI DI FUGA SARANNO MANTENUTE SGOMBRE DA MATERIALI CHE POSSANO COSTITUIRE IMPEDIMENTO AL REGOLARE DEFLUSSO DELLE PERSONE

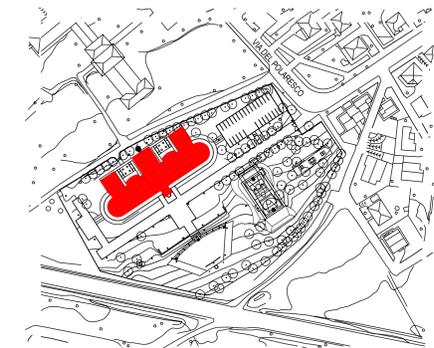

COMUNE DI BERGAMO DIREZIONE SICUREZZA, AMBIENTE E MOBILITA'
 PROVINCIA DI BERGAMO SETTORE SERVIZI GENERALI E RISORSE UMANE
 Servizio Associato Salute e Sicurezza nei luoghi di lavoro

NUMERO UNICO DI EMERGENZA - NUE 112

SPAZIO POLARESCO - VIA DEL POLARESCO, 15

**PLANIMETRIA PROTOCOLLO CONCORSI PUBBLICI
 GENERALE**

scala 1:200