



PIANTA PIANO TERRA

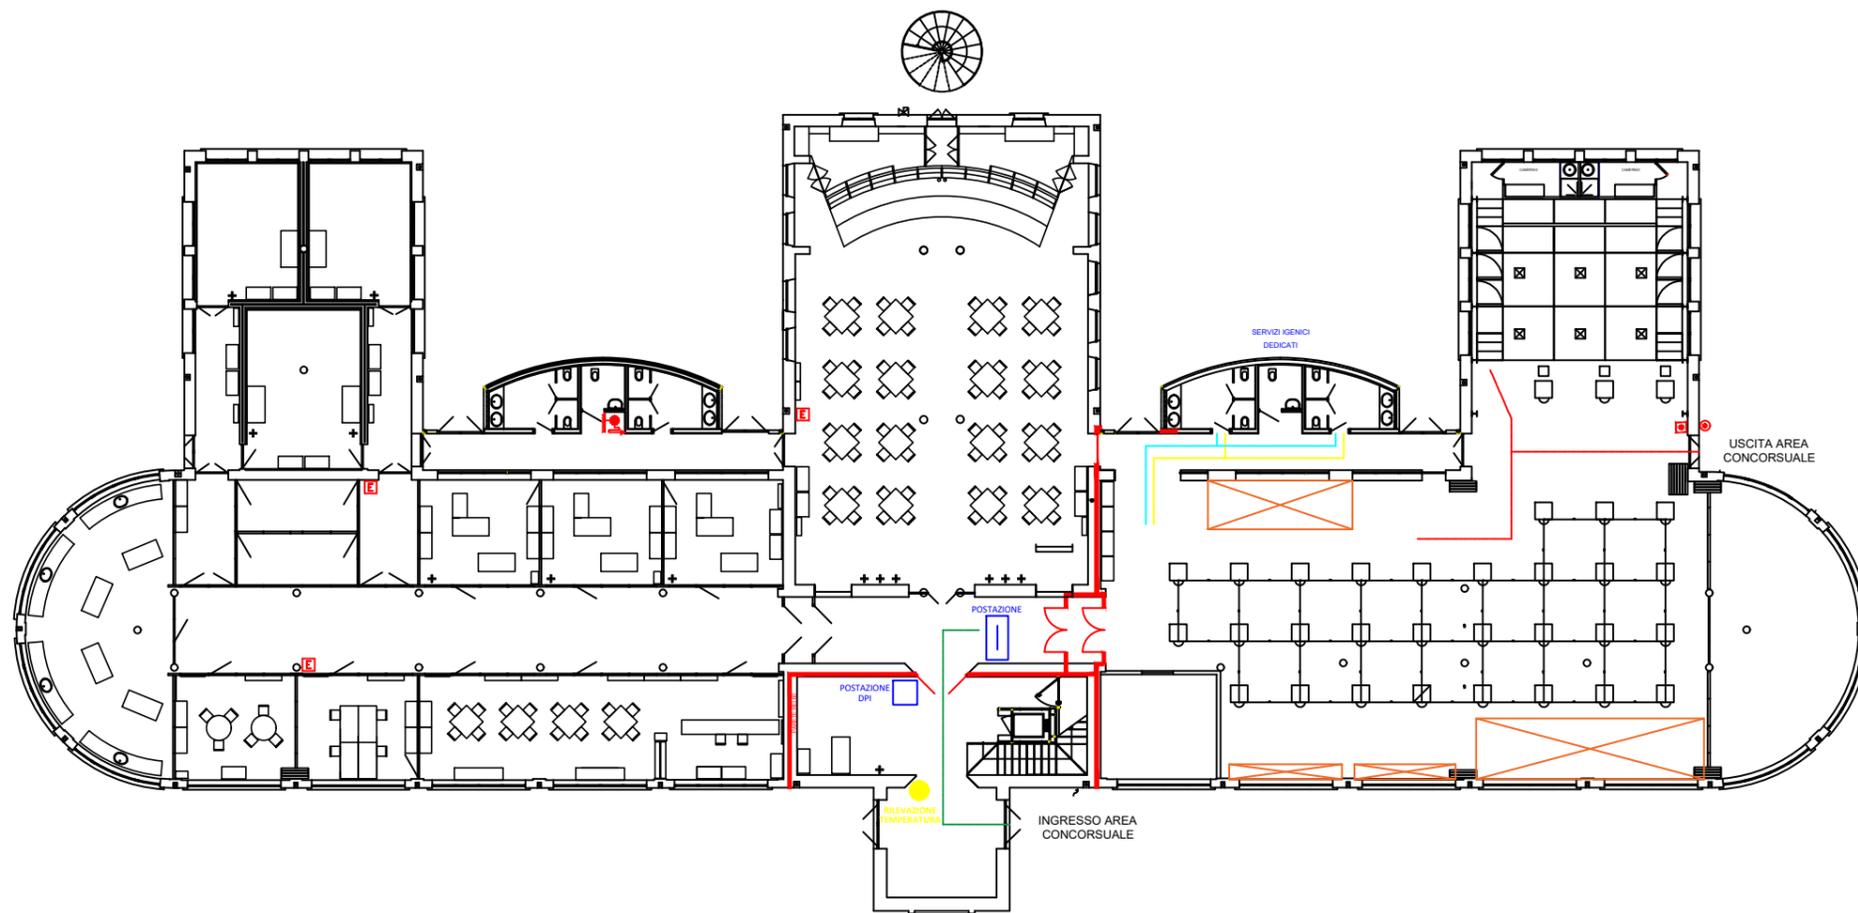

LEGENDA	
	GRUPPO ATTACCO MOTOPOMPA V.F. DN 100
	COMPLESSO IDRANTE ANTINCENDIO UNI 45 CONFORME A NORMA UNI EN 8712 COMPOSTA DA CASSETTA, RUBINETTO IDRANTE UNI 45, ROTOLO TUBAZIONE UNI 5487, LANCIA FRAZIONATRICE, LASTRA SAFE CRASH
	ESTINTORE PORTATILE A POLVERE OMOLOGATO - KG.6 CAPACITA' ESTINGUENTE 3A-14BC
	Percorso di entrata sede concorsuale
	Percorso di uscita sede concorsuale
	Percorso di entrata bagni dedicati
	Percorso di uscita bagni dedicati
	PORTA RESISTENTE AL FUOCO
	STRUTTURA DI SEPARAZIONE RESISTENTE AL FUOCO
	PULSANTE DI SGANCIO ENERGIA ELETTRICA
	PULSANTE ATTIVAZIONE ALLARME ACUSTICO - SEGNALAZIONE INCENDIO ( D.M. 19.08.1998 Titolo XIV)
	VALVOLA DI INTERCETTAZIONE A SFERA
	TUBAZIONE GAS METANO IN VISTA INTERRATA IN ACCIAIO ZINCATO IN PE 10 S 3
	COLONNA MONTANTE GAS METANO IN ACCIAIO ZINCATO
	PUNTO DI RACCOLTA
	INGOMBRI

**NOTE**

- L'IMPIANTO ELETTRICO E' ESEGUITO IN CONFORMITA' ALLA LEGGE 186/68 ALLA NORMA CEI 64-8
- L'IMPIANTO ELETTRICO DI SICUREZZA E' DEL TIPO CON APPARECCHI DOTATI DI BATTERIE AUTONOME (AUTONOMIA 1 ORA) TALE DA REALIZZARE UNA ILLUMINAZIONE MINIMA DI 5 LUX IN PROSSIMITA' DELLE USCITE DI SICUREZZA E LUNGO I PERCORSI DI FUGA
- L'EDIFICIO E' DOTATO DI UN IMPIANTO DI ALLARME ANTINCENDIO DIFFUSIONE SONORA E PULSANTI SEGNALAZIONE ALLARME OTTICO ACUSTICO
- LE USCITE DI SICUREZZA E I PERCORSI DI FUGA SONO EVIDENZIATE DA OPPORTUNA CARTELLONISTICA
- LE USCITE DI SICUREZZA E I PERCORSI DI FUGA SARANNO MANTENUTE SGOMBRATE DA MATERIALI CHE POSSANO COSTITUIRE IMPEDIMENTO AL REGOLARE DEFLUSSO DELLE PERSONE

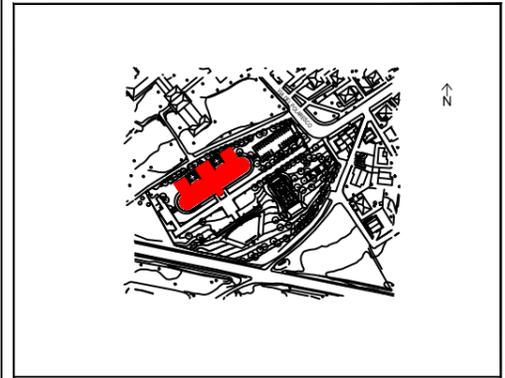



 COMUNE DI BERGAMO DIREZIONE SICUREZZA, AMBIENTE E MOBILITA'  
 PROVINCIA DI BERGAMO SETTORE SERVIZI GENERALI E RISORSE UMANE  
 Servizio Associato Salute e Sicurezza nei luoghi di lavoro

**NUMERO UNICO DI EMERGENZA - NUE 112**

SPAZIO POLARESCO - VIA DEL POLARESCO, 15

**PLANIMETRIA PROTOCOLLO CONCORSI PUBBLICI  
PIANO TERRA**

scala 1:100