



PIANTA PIANO TERRA

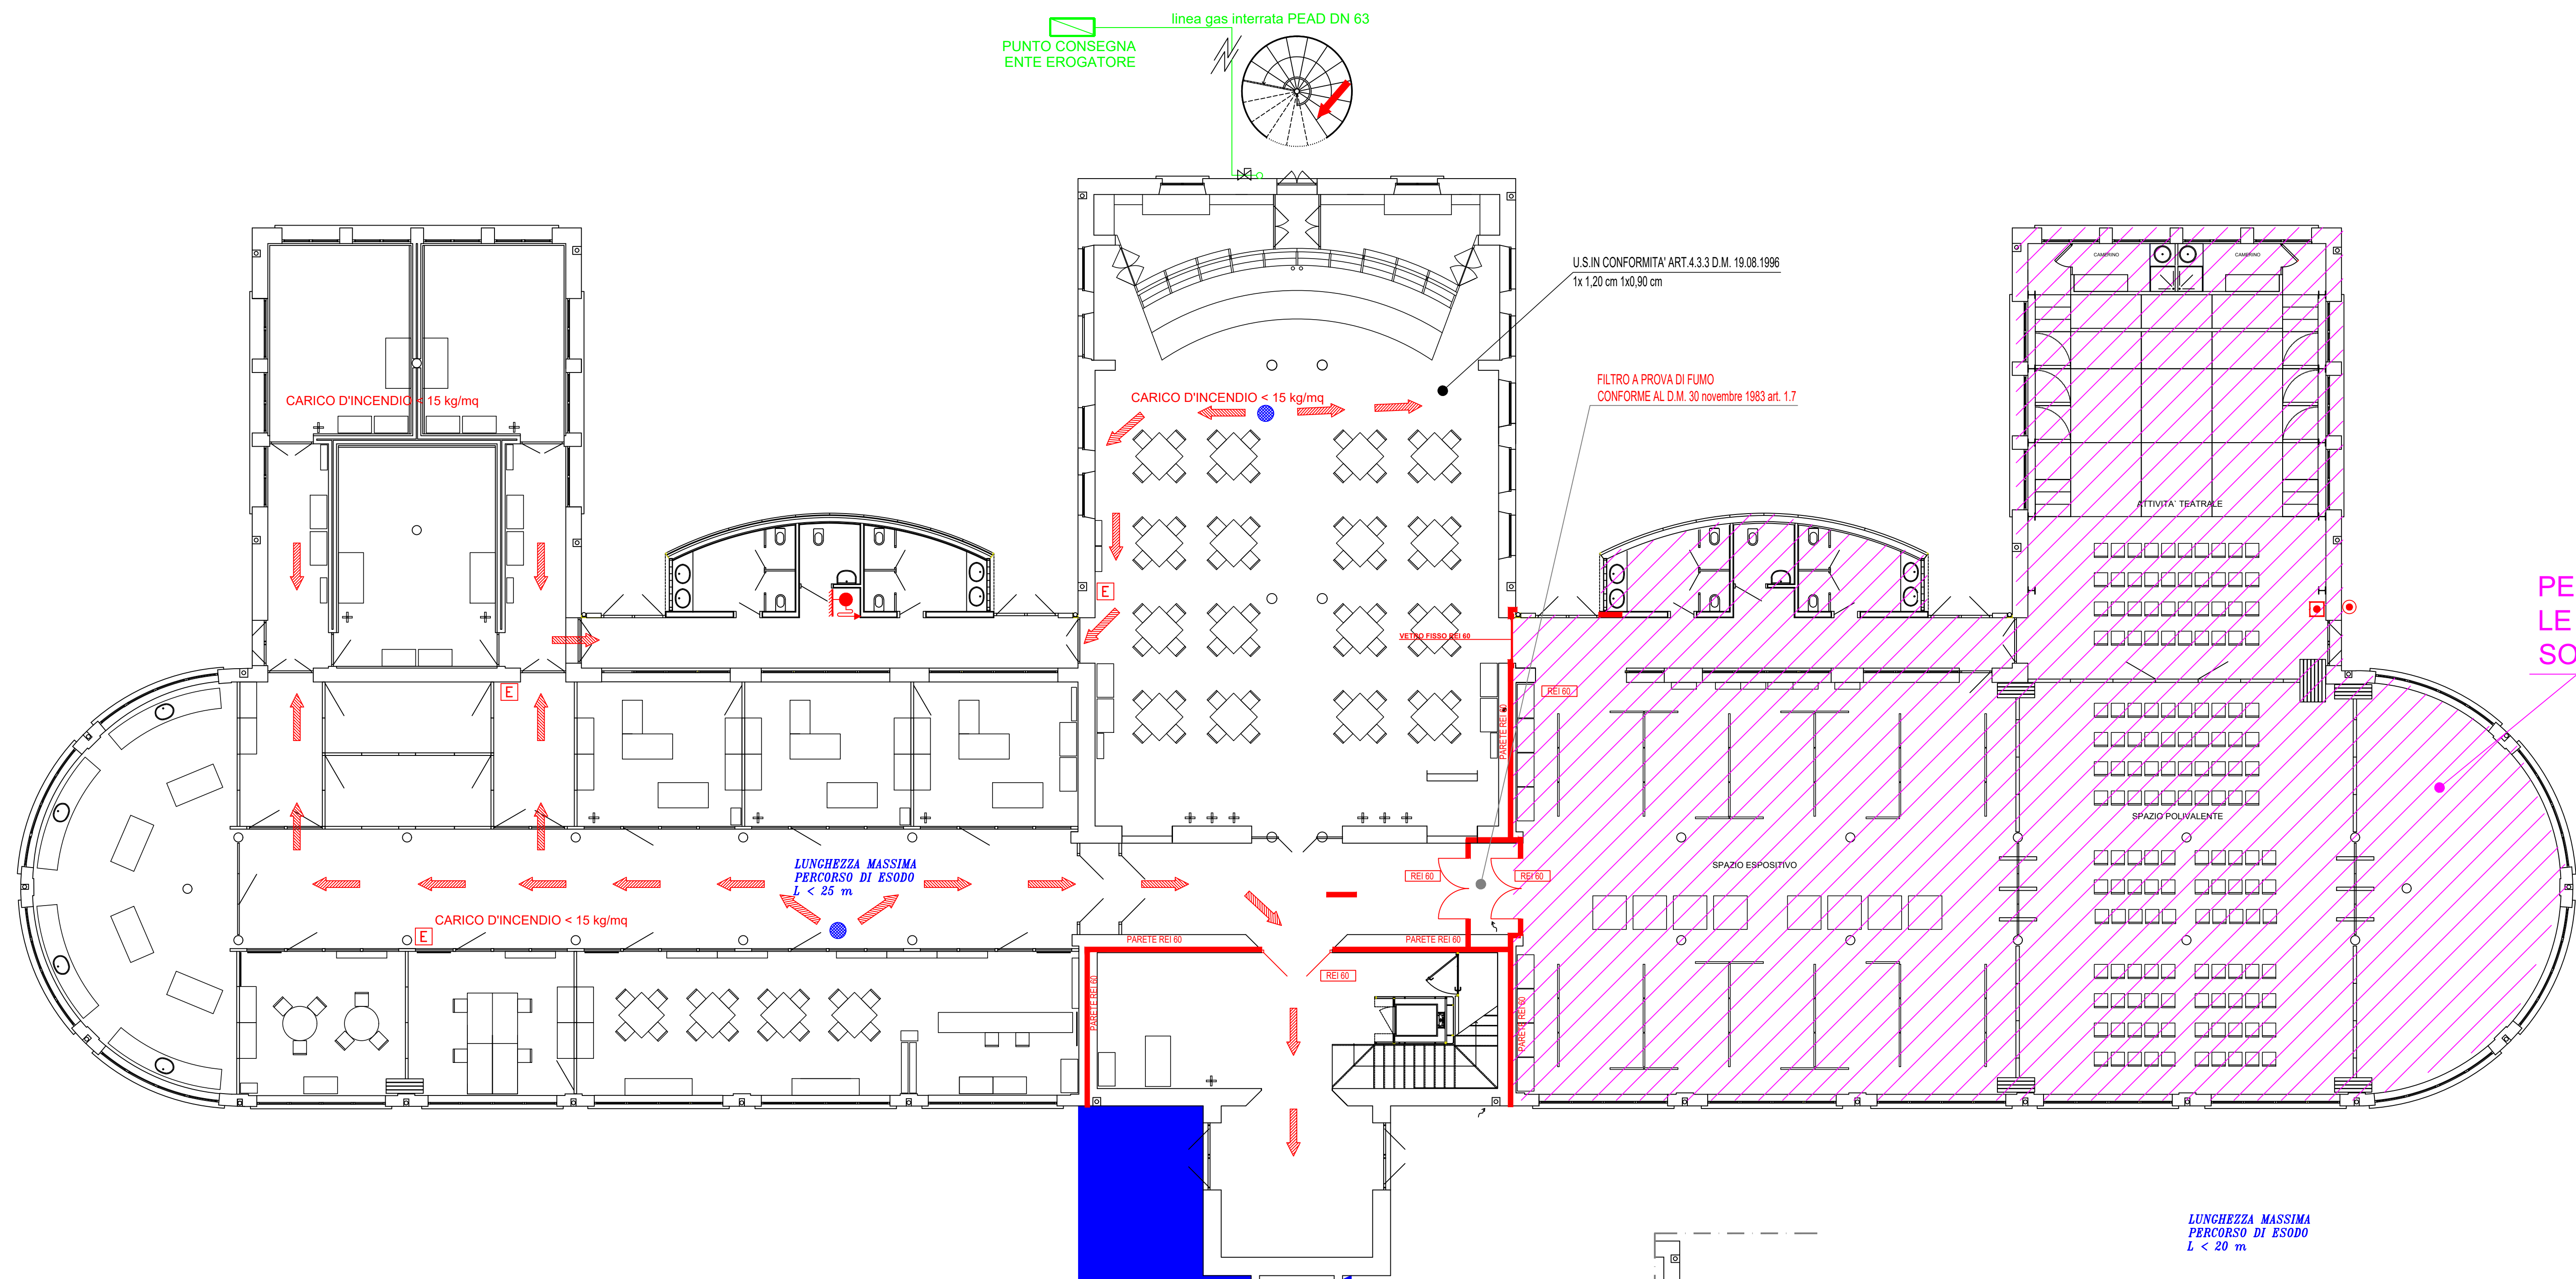


PER LE AREE RETINATE VADASI
LE SOLUZIONI DI UTILIZZO DEGLI SPAZI DENOMINATE:
SOLUZIONE "A" E SOLUZIONE "B"

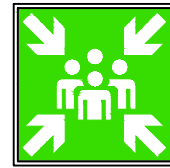


PR 1

PIANTA PIANO TERRA
SOLUZIONE "A"

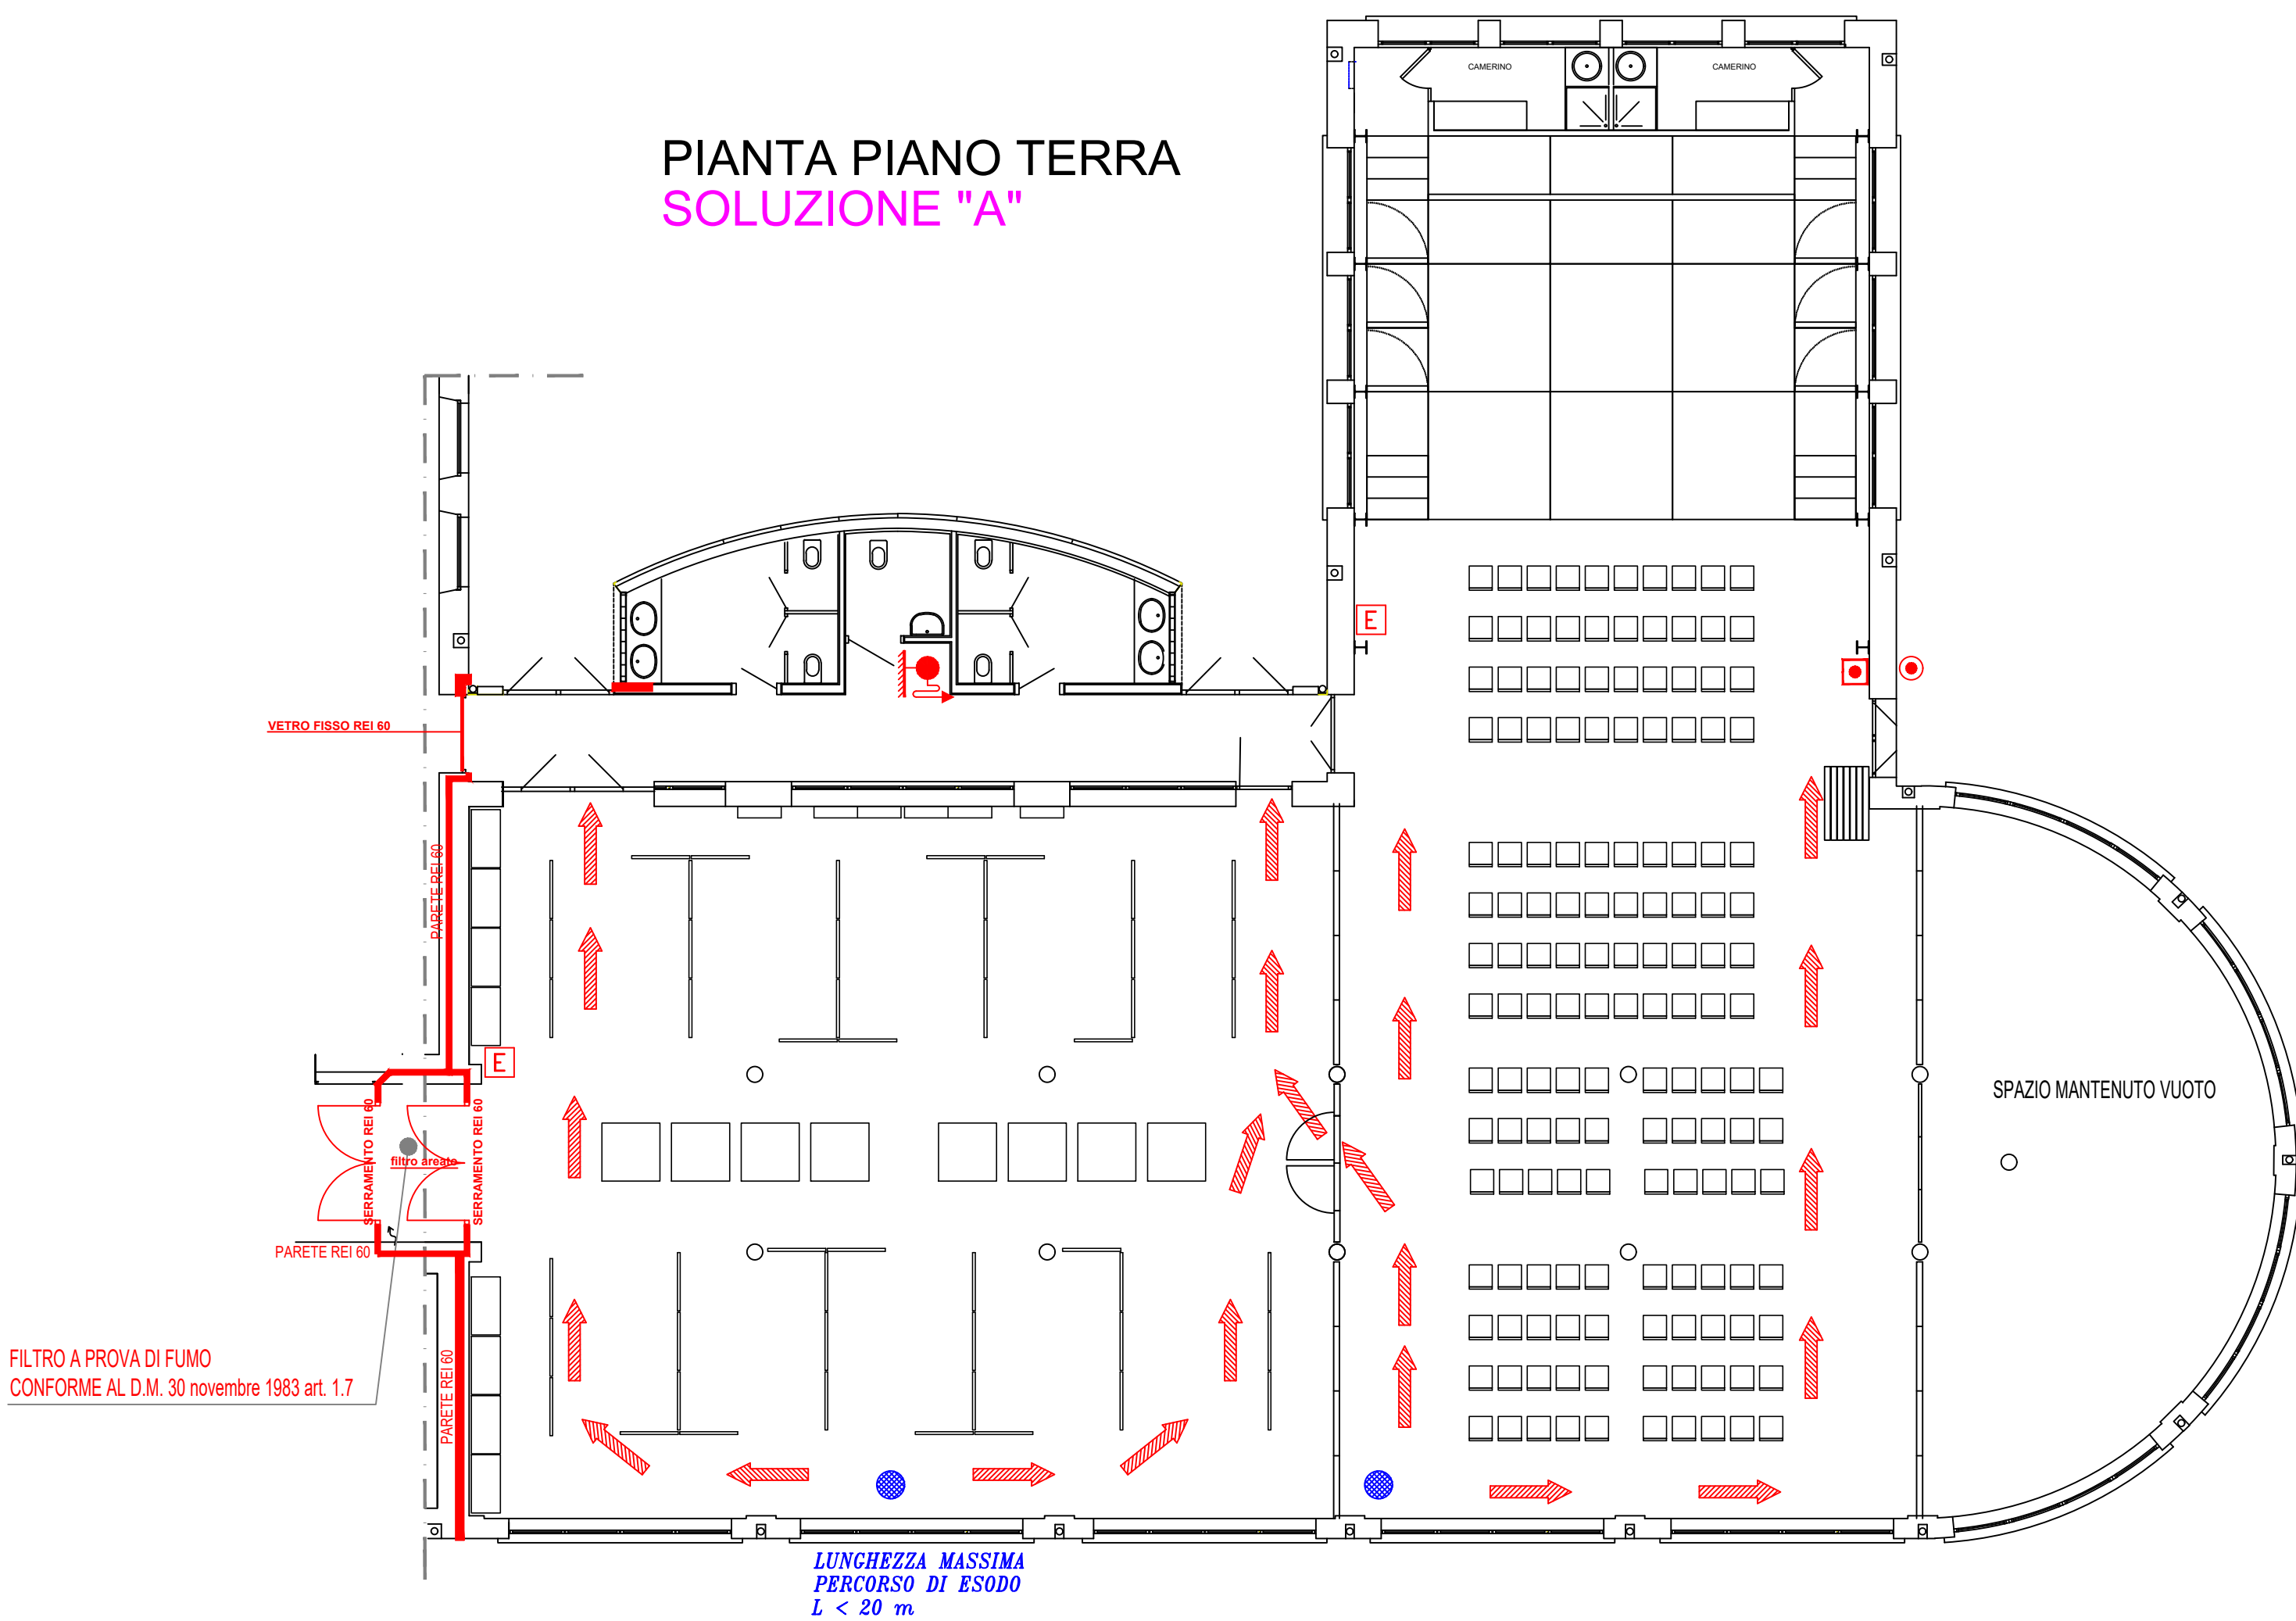

PIANTA PIANO TERRA
SOLUZIONE "B"

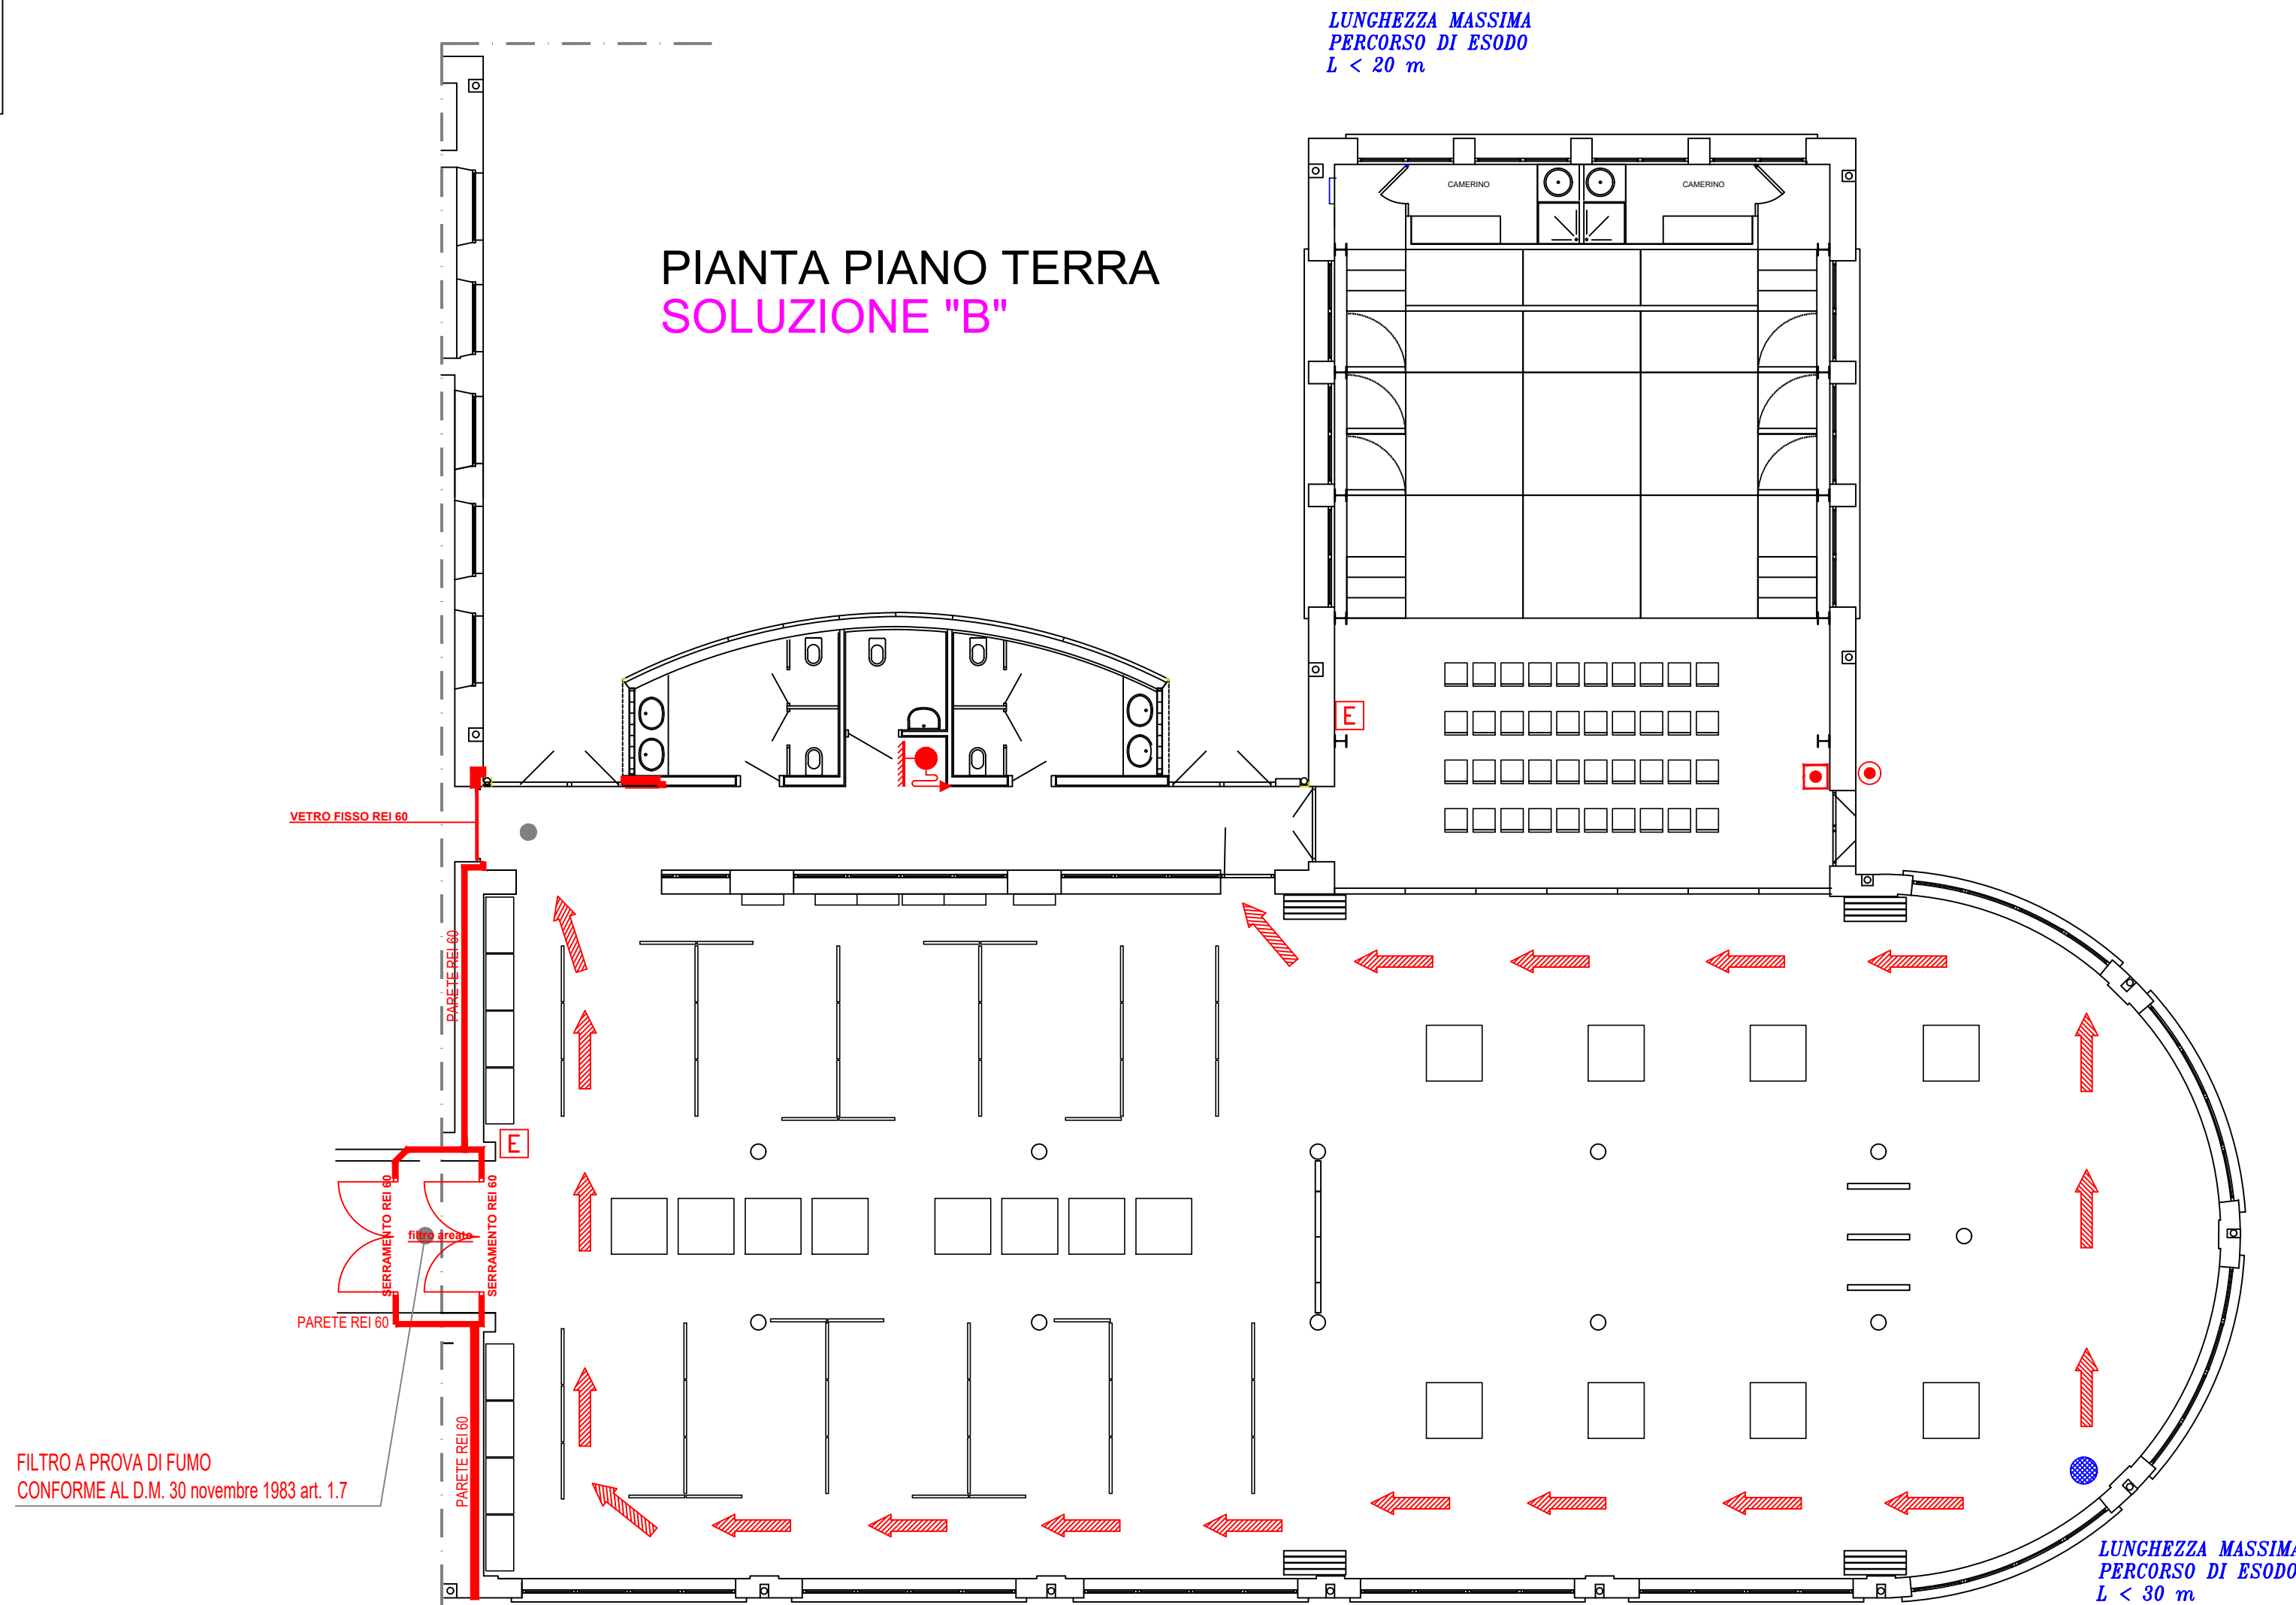

SOLUZIONE "A" - 1
ATTIVITA' TEATRALE

MISURE PER L'EVACUAZIONE IN CASO DI EMERGENZA
MASSIMO AFFOLLAMENTO
ATTIVITA' TEATRALE (PUBBLICO E PERSONALE DI SERVIZIO) = N. 150 persone
LARGHEZZA DELLE USCITE
massimo affollamento = 150 persone
capacita' deflusso = 50
N. MODULI DI PROGETTO = 4 (Larghezza di ogni modulo 60 cm)

SOLUZIONE "A" - 2
SPAZIO ESPOSITIVO PER MOSTRE TEMPORANEE

MISURE PER L'EVACUAZIONE IN CASO DI EMERGENZA
MASSIMO AFFOLLAMENTO
SPAZIO ESPOSITIVO = N. 30 persone
LARGHEZZA DELLE USCITE
massimo affollamento = 30 persone
capacita' deflusso = 50
N. MODULI DI PROGETTO = 4 (Larghezza di ogni modulo 60 cm)

1 Attività Principale
Cat. 83 - Cod. 31

VERIFICHE SECONDO D.M. 19/08/1996
LOCALI DI INTRATTENIMENTO E PUBBLICO SPETTACOLO

SOLUZIONE "A"
ATTIVITA' TEATRALE E SPAZIO ESPOSITIVO PER MOSTRE TEMPORANEE

Superficie : 470 mq
Carico d'incendio inferiore a : <15 Kgleg/mq
Affollamento massimo totale : 180
Classe d'incendio : 15

MISURE PER L'EVACUAZIONE IN CASO DI EMERGENZA

MASSIMO AFFOLLAMENTO

ATTIVITA' TEATRALE (PUBBLICO E PERSONALE DI SERVIZIO) = N. 150 persone
SPAZIO ESPOSITIVO = N. 30 persone

TOTALE MASSIMO AFFOLLAMENTO = N. 180 persone

LARGHEZZA DELLE USCITE

massimo affollamento = 180 persone
capacita' deflusso = 50 = 4 MODULI RICHIESTI

N. MODULI DI PROGETTO = 6 (Larghezza di ogni modulo 60 cm)

SOLUZIONE "B" - 1
ATTIVITA' TEATRALE

MISURE PER L'EVACUAZIONE IN CASO DI EMERGENZA
MASSIMO AFFOLLAMENTO
ATTIVITA' TEATRALE (PUBBLICO E PERSONALE DI SERVIZIO) = N. 50 persone
LARGHEZZA DELLE USCITE
massimo affollamento = 50 persone
capacita' deflusso = 50 = 1 MODULO RICHIESTO
N. MODULI DI PROGETTO = 4 (Larghezza di ogni modulo 60 cm)

SOLUZIONE "B" - 2
SPAZIO ESPOSITIVO PER MOSTRE TEMPORANEE

MISURE PER L'EVACUAZIONE IN CASO DI EMERGENZA
MASSIMO AFFOLLAMENTO
SPAZIO ESPOSITIVO = N. 60 persone
LARGHEZZA DELLE USCITE
massimo affollamento = 60 persone
capacita' deflusso = 50 = 2 MODULI RICHIESTI
N. MODULI DI PROGETTO = 4 (Larghezza di ogni modulo 60 cm)

1 Attività Principale
Cat. 83 - Cod. 31

VERIFICHE SECONDO D.M. 19/08/1996
LOCALI DI INTRATTENIMENTO E PUBBLICO SPETTACOLO

SOLUZIONE "B"
SPAZIO ESPOSITIVO PER MOSTRE TEMPORANEE E ATTIVITA' TEATRALE

Superficie : 470 mq
Carico d'incendio inferiore a : <15 Kgleg/mq
Affollamento massimo totale : 110
Classe d'incendio : 15

MISURE PER L'EVACUAZIONE IN CASO DI EMERGENZA

MASSIMO AFFOLLAMENTO

ATTIVITA' TEATRALE (PUBBLICO E PERSONALE DI SERVIZIO) = N. 50 persone
SPAZIO ESPOSITIVO = N. 60 persone

TOTALE MASSIMO AFFOLLAMENTO = N. 110 persone

LARGHEZZA DELLE USCITE

massimo affollamento = 110 persone
capacita' deflusso = 50 = 3 MODULI RICHIESTI

N. MODULI DI PROGETTO = 6 (Larghezza di ogni modulo 60 cm)

AREE DI ATTIVITA' ARTISTICHE E MUSICALI
INFORMAGIOVANI UFFICI E LOCALE ATTIVITA' LUDICHE E RISTORO

Superficie : 1170 mq
Carico d'incendio inferiore a : <30 Kgleg/mq
Affollamento massimo totale : 250
Classe d'incendio : 30

MISURE PER L'EVACUAZIONE IN CASO DI EMERGENZA

MASSIMO AFFOLLAMENTO

ATTIVITA' MUSICALI = N. 15 persone
ATTIVITA' AUTODIDATTICHE, CENTRO GIOVANILE = N. 70 persone
ATTIVITA' LUDICO RICREATIVE E RISTORO = N. 145 persone
UFFICI = N. 15 persone

TOTALE MASSIMO AFFOLLAMENTO = N. 245 persone

LARGHEZZA DELLE USCITE

massimo affollamento = 245 persone = 5 MODULI RICHIESTI
capacita' deflusso = 50


N. MODULI DI PROGETTO = 10 (Larghezza di ogni modulo 60 cm)

LEGENDA

	GRUPPO ATTACCO MOTOPOMPA V.F. ON 100
	COMPLESSO IDRANTE ANTINCENDIO UNI 45 CONFORME A NORMA UNI EN 671/2 COMPOSTA DA CASSETTA, RUBINETTO SPRANTE UNI 45, ROTOLO TUBAZIONE UNI 4407, LANCIA FRAZIONATRICE, LASTRA SAFE CRASH
	ESTINTORE PORTATILE A POLVERE OMOLOGATO - KG.6,CAPACITA' ESTINGUENTE 54A-144BC
	PERCORSO DI USCITA ORIZZONTALE
	PERCORSO DI USCITA VERSO IL BASSO
	PERCORSO DI USCITA VERSO L'ALTO
	USCITA DI SICUREZZA
	PORTA RESISTENTE AL FUOCO
	STRUTTURA DI SEPARAZIONE RESISTENTE AL FUOCO
	PULSANTE DI SGANCIO ENERGIA ELETTRICA
	PULSANTE ATTIVAZIONE ALLARME ACUSTICO - SEGNALEZIONE INCENDIO (D.M. 19/08/1996 Titolo XIV)
	VALVOLA DI INTERCETTAZIONE A SFERA
	TUBAZIONE GAS METANO IN VISTA : IN ACCIAIO ZINCATO INTERRATA : IN PE HD S.S.
	COLONNA MONTANTE GAS METANO IN ACCIAIO ZINCATO
	PUNTO DI RACCOLTA

NOTE:

- L'IMPIANTO ELETTRICO E' ESEGUITO IN CONFORMITA' ALLA LEGGE 186/68 ALLA NORMA CEI 64-8
- L'IMPIANTO ELETTRICO DI SICUREZZA E' DEL TIPO CON APPARECCHI DOTATI DI BATTERIE AUTONOME (AUTONOMIA 1 ORA) TALE DA REALIZZARE UNA ILLUMINAZIONE MINIMA DI 5 LUX IN PROSSIMITA' DELLE USCITE DI SICUREZZA E LUNGO I PERCORSI DI FUGA
- L'EDIFICIO E' DOTATO DI UN IMPIANTO DI ALLARME ANTINCENDIO DIFFUSIONE SONORA E PULSANTI SEGNALEZIONE ALLARME OTTICO ACUSTICO
- LE USCITE DI SICUREZZA E I PERCORSI DI FUGA SONO EVIDENZIATE DA OPPORTUNA CARTELLONISTICA
- LE USCITE DI SICUREZZA E I PERCORSI DI FUGA SARANNO MANTENUTE SGOMBE DA MATERIALI CHE POSSANO COSTITUIRE IMPEDIMENTO AL REGOLARE DEFLUSSO DELLE PERSONE

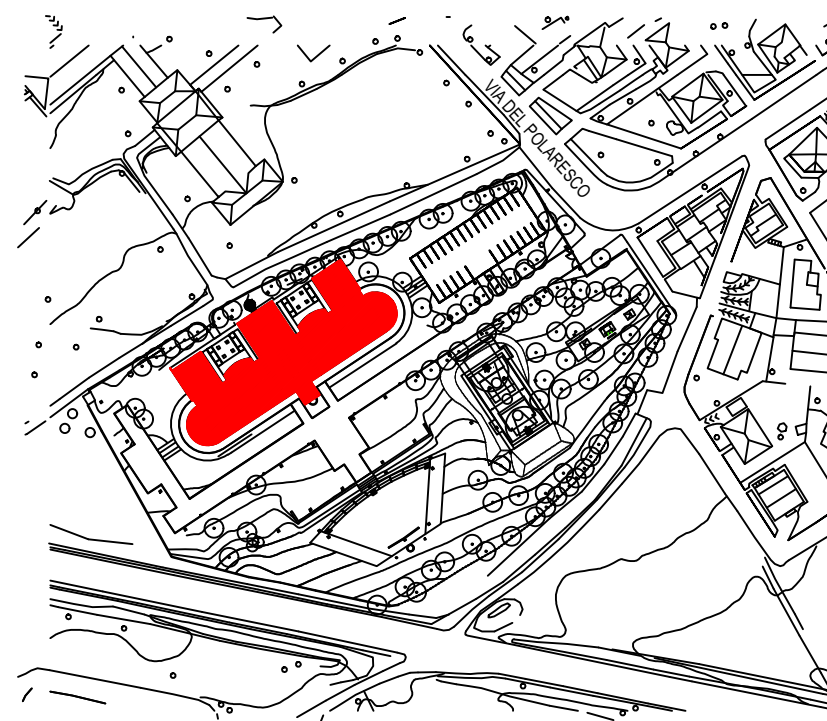


COMUNE DI BERGAMO DIREZIONE SICUREZZA, AMBIENTE E MOBILITA'
PROVINCIA DI BERGAMO SETTORE SERVIZI GENERALI E RISORSE UMANE
Servizio Associato Salute e Sicurezza nei luoghi di lavoro

NUMERO UNICO DI EMERGENZA - NUE 112

SPAZIO POLARESCO - VIA DEL POLARESCO, 15

PROCEDURA DI EMERGENZA E DI EVACUAZIONE
PIANO TERRA


scala 1:100

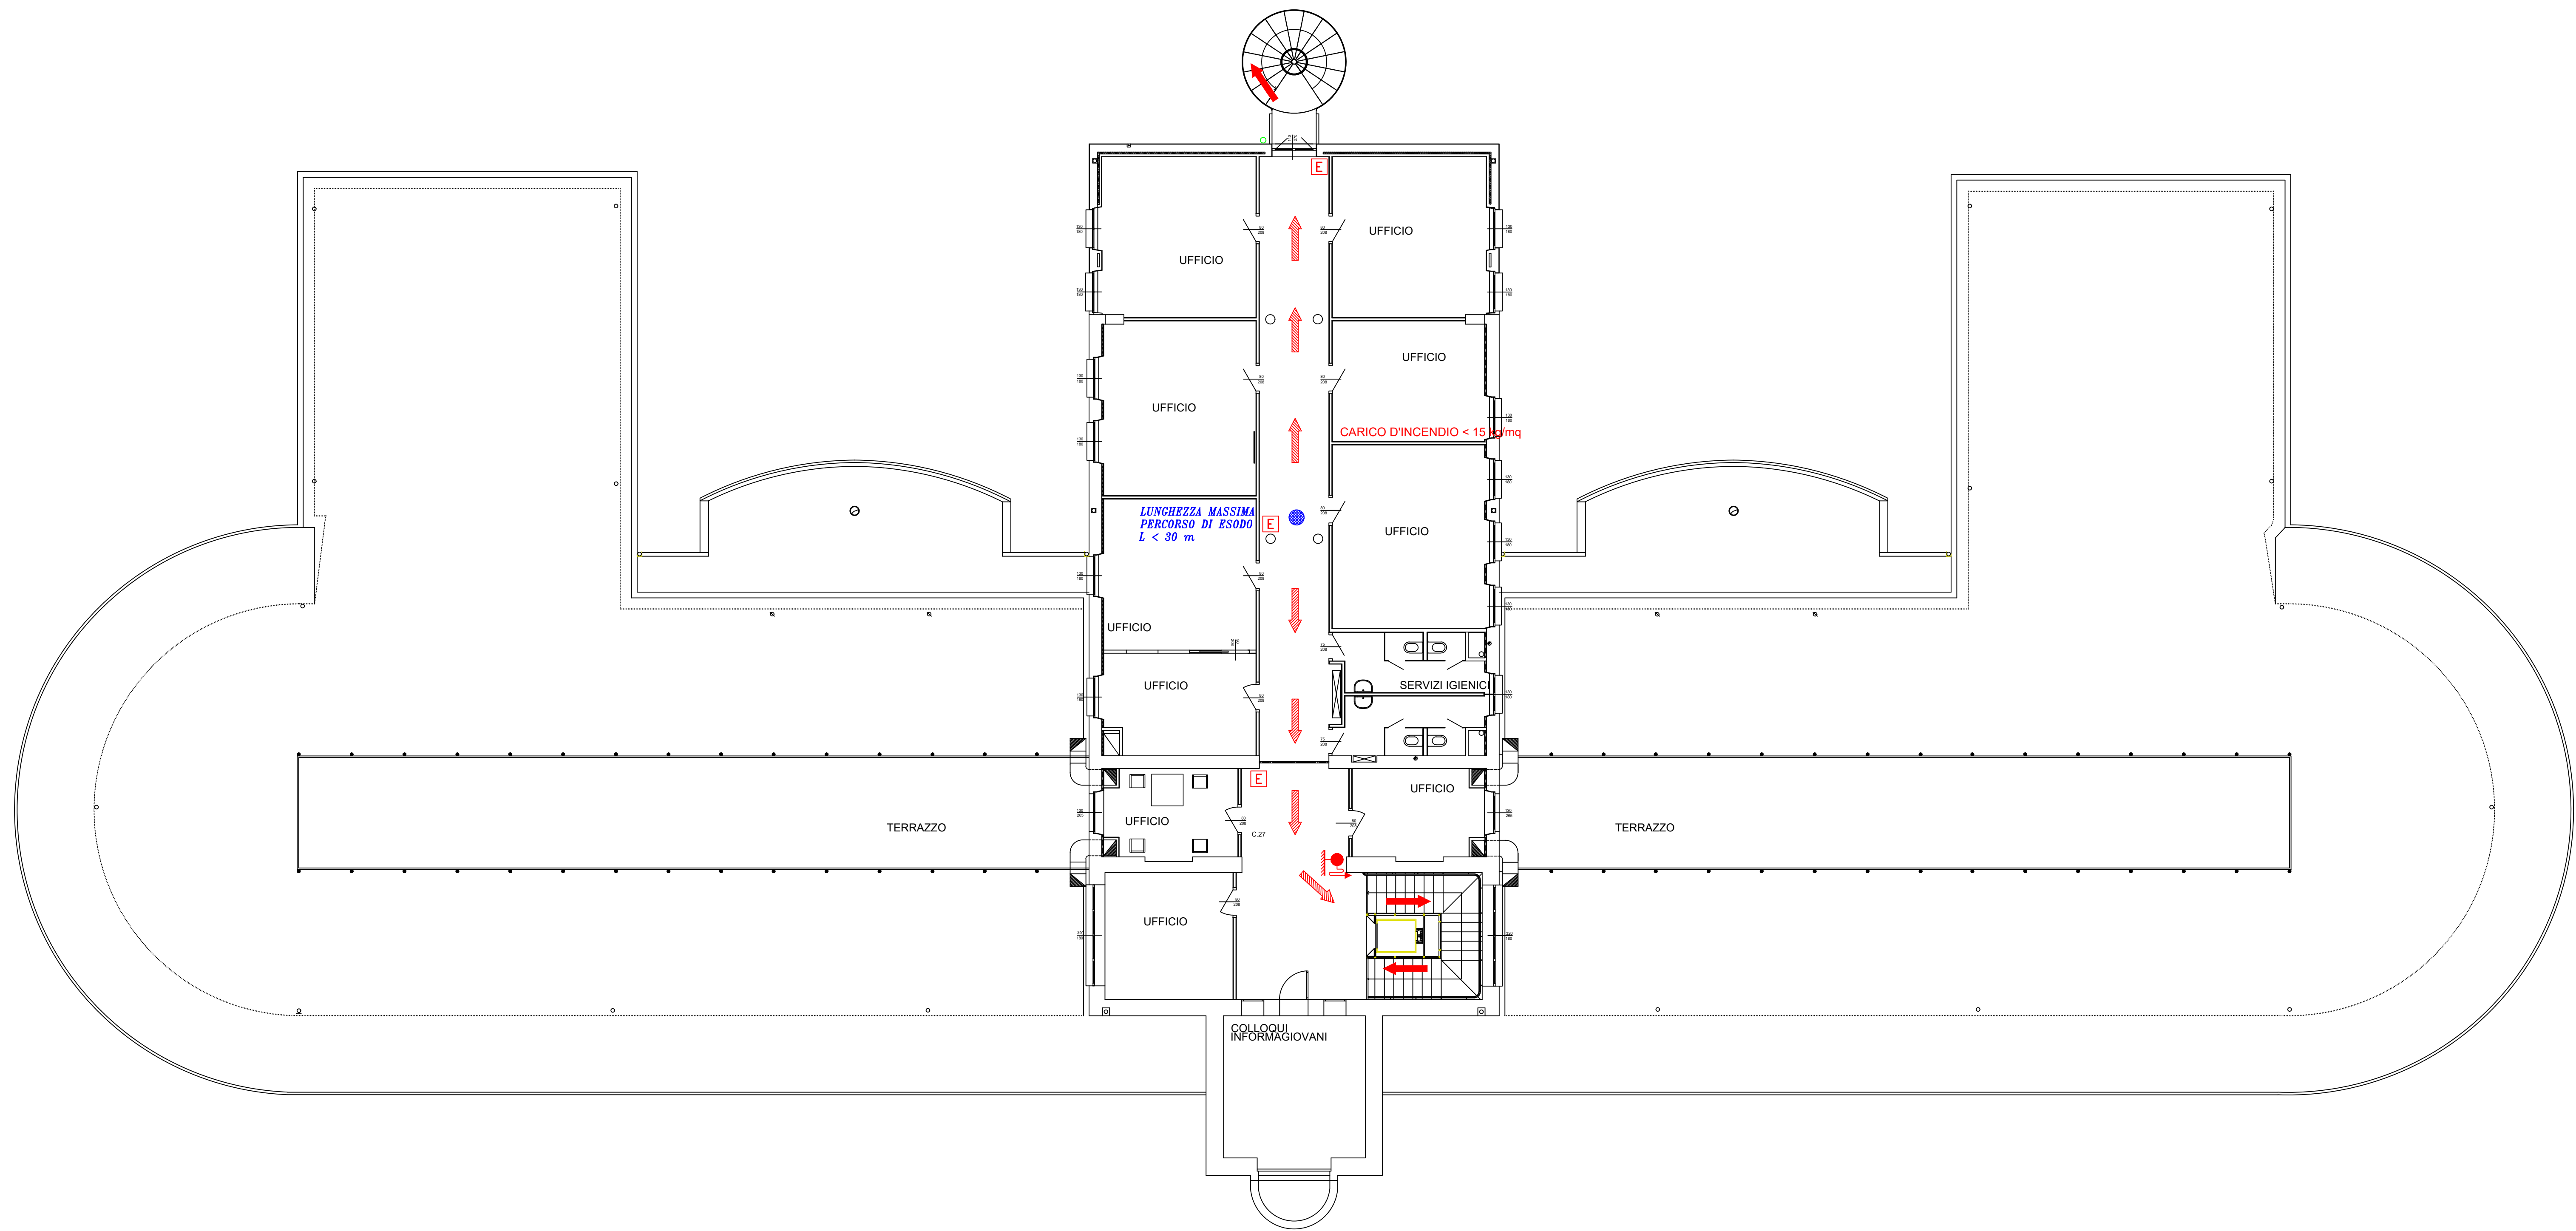

PIANTA PIANO PRIMO

LEGENDA	
	GRUPPO ATTACCO MOTOPOMPA V.V.F. DN 100
	COMPLESSO IDRANTE ANTINCENDIO UNI 45 CONFORME A NORMA UNI EN 0712 COMPOSTO DA: CASSETTA, RUBINETTO IDRANTE UNI 45, ROTOLO TUBAZIONE UNI 3407, LANCIA FRAZIONATRICE, LASTRA SAFE CRASH
	ESTINTORE PORTATILE A POLVERE OMOLOGATO - KG.6,CAPACITA' ESTINGUENTE 34A-144BC
	PERCORSO DI USCITA ORIZZONTALE
	PERCORSO DI USCITA VERSO IL BASSO
	PERCORSO DI USCITA VERSO L'ALTO
	USCITA DI SICUREZZA
	PORTA RESISTENTE AL FUOCO
	STRUTTURA DI SEPARAZIONE RESISTENTE AL FUOCO
	PULSANTE DI SGANCIO ENERGIA ELETTRICA
	PULSANTE ATTIVAZIONE ALLARME ACUSTICO - SEGNALE INCENDIO (D.M. 19.08.1996 Titolo XIV)
	VALVOLA DI INTERCETTAZIONE A SFERA
	TUBAZIONE GAS METANO IN VISTA : IN ACCIAIO ZINCATO IN PE 80 S.S.
	COLONNA MONTANTE GAS METANO IN ACCIAIO ZINCATO

- NOTE
- L'IMPIANTO ELETTRICO E' ESEGUITO IN CONFORMITA' ALLA LEGGE 186/68 ALLA NORMA CEI 64-8
 - L'IMPIANTO ELETTRICO DI SICUREZZA E' DEL TIPO CON APPARECCHI DOTATI DI BATTERIE AUTONOME (AUTONOMIA 1 ORA) TALE DA REALIZZARE UNA ILLUMINAZIONE MINIMA DI 5 LUX IN PROSSIMITA' DELLE USCITE DI SICUREZZA E LUNGO I PERCORSI DI FUGA
 - L'EDIFICIO E' DOTATO DI UN IMPIANTO DI ALLARME ANTINCENDIO DIFFUSIONE SONORA E PULSANTI SEGNALE ALLARME OTTICO ACUSTICO
 - LE USCITE DI SICUREZZA E I PERCORSI DI FUGA SONO EVIDENZIATE DA OPPORTUNA CARTELLONISTICA
 - LE USCITE DI SICUREZZA E I PERCORSI DI FUGA SARANNO MANTENUTE SGOMBRATE DA MATERIALI CHE POSSANO COSTITUIRE IMPEDIMENTO AL REGOLARE DEFLUSSO DELLE PERSONE

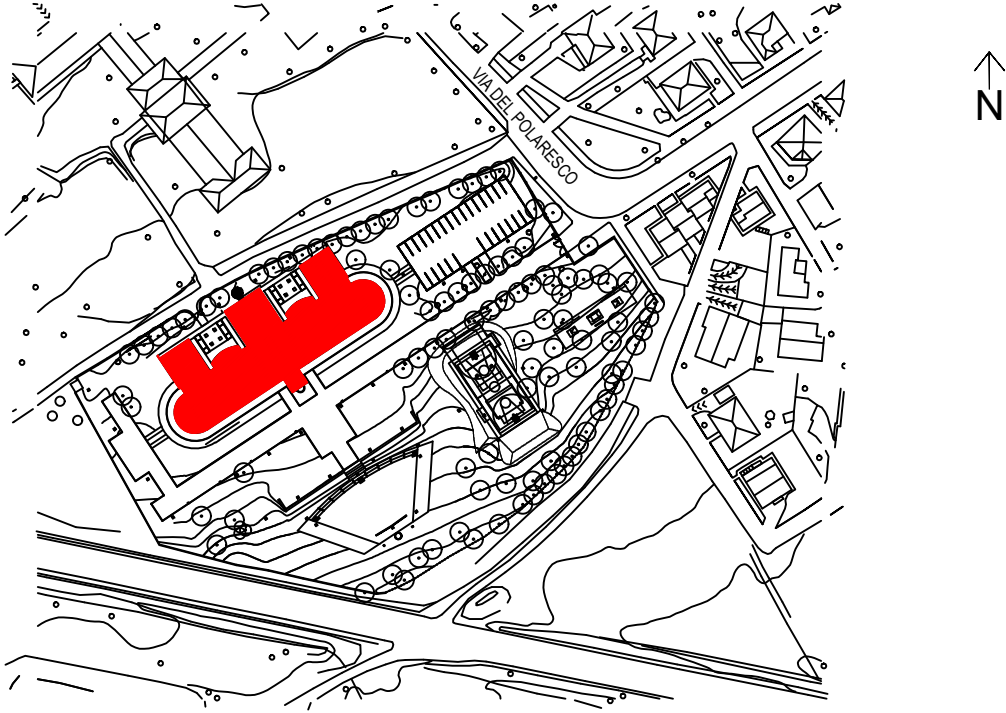

COMUNE DI BERGAMO DIREZIONE SICUREZZA, AMBIENTE E MOBILITA'
PROVINCIA DI BERGAMO SETTORE SERVIZI GENERALI E RISORSE UMANE
Servizio Associato Salute e Sicurezza nei luoghi di lavoro

NUMERO UNICO DI EMERGENZA - NUE 112

SPAZIO POLARESCO - VIA DEL POLARESCO, 15

PROCEDURA DI EMERGENZA E DI EVACUAZIONE
PIANO PRIMO

scala 1:100